



COLONNA Ø800  
scala (1:50)

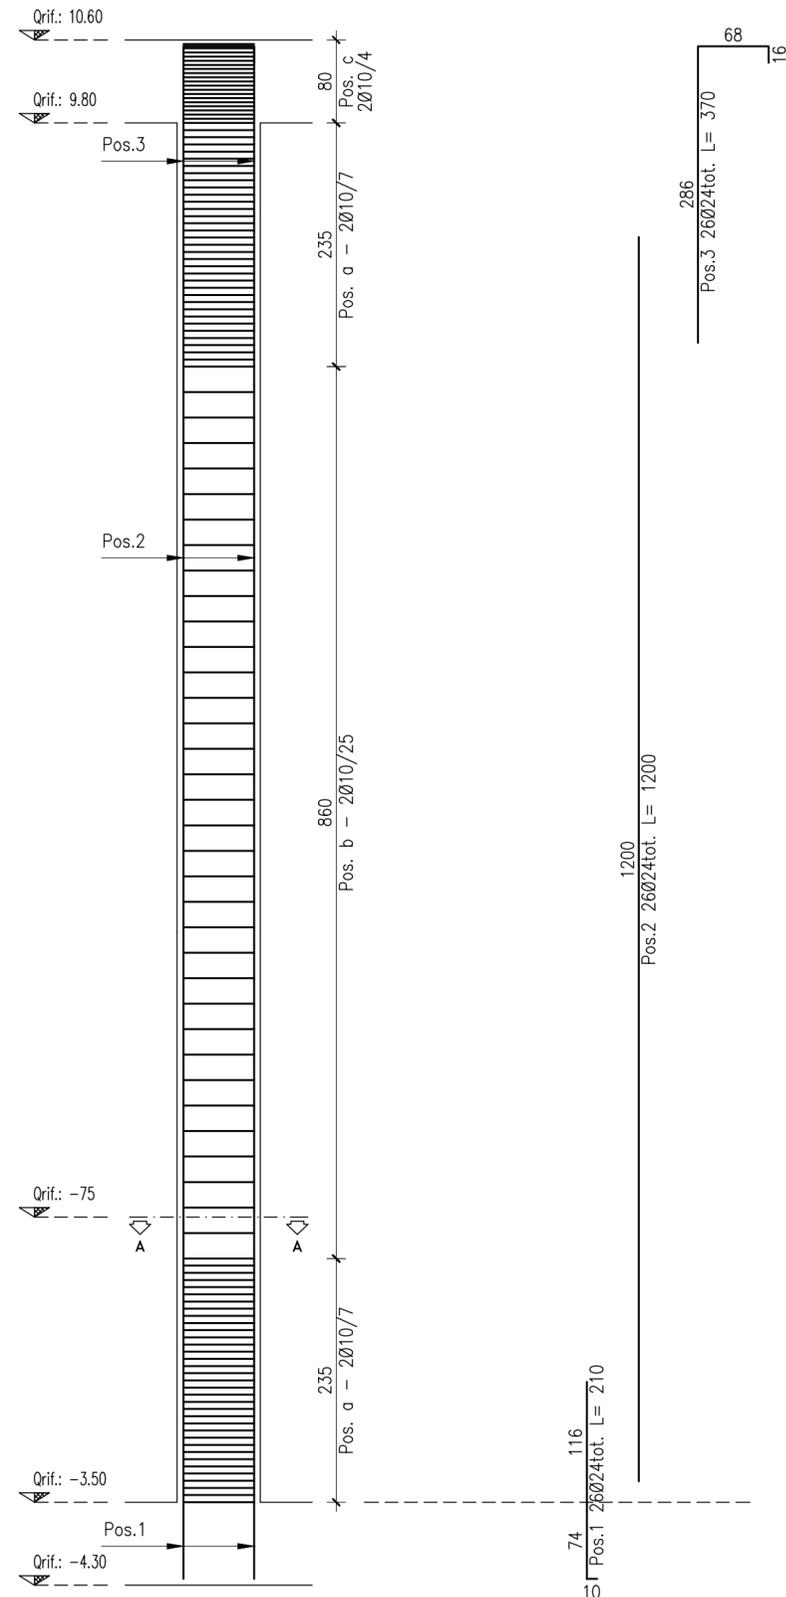

SEZIONE A-A  
scala (1:20)

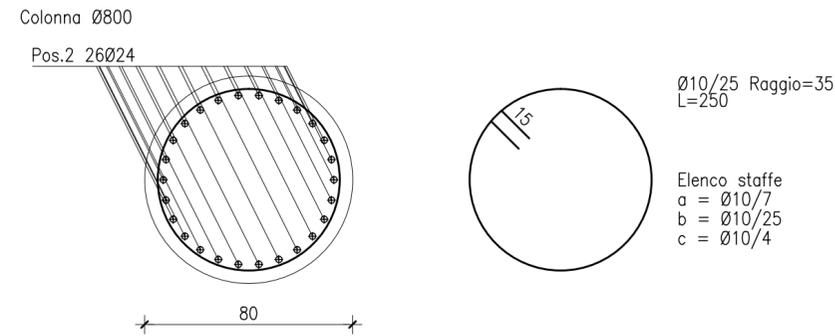

COLONNA Ø800		tavola n. foglio 1				
pos.		Ø	numero	lungh.	peso u.	peso t.
1		24	26	200	7.10	184.65
2		24	26	1200	42.61	1107.91
3		24	26	370	13.14	341.61
a		10	68	250	1.54	104.72
b		10	35	250	1.54	53.9
c		10	20	250	1.54	30.8
totale						1823.59

PRESCRIZIONI

<p><b>FONDAZIONI:</b></p> <ul style="list-style-type: none"> <li>- Calcestruzzo C28/35</li> <li>- Classe di esposizione XC2</li> <li>- Acciaio B450C</li> <li>- Copriferro cm. 3</li> <li>- Diametro massimo inerte cm. 2</li> <li>- Slump S4</li> </ul>	<p><b>PARTI ESTERNE:</b></p> <ul style="list-style-type: none"> <li>- Calcestruzzo C32/40</li> <li>- Classe di esposizione XC4</li> <li>- Acciaio B450C</li> <li>- Copriferro cm. 3</li> <li>- Diametro massimo inerte cm. 2</li> <li>- Slump S4</li> </ul>
--	---

_____	_____/____/____	_____
_____	_____/____/____	_____
_____	_____/____/____	_____
_____	_____/____/____	_____
_____	_____/____/____	_____
N° Rev.	Note Revisione	Data Nome

Consorzio di Bonifica **PIANURA di FERRARA**



PROGETTO SISTEMA IRRIGUO VALLI GIRALDA-GAFFARO-FALCE

PROGETTO ESECUTIVO

Opere di competenza del Ministero delle Politiche Agricole e Forestali

Salvaguardia ambientale e riassetto irriguo del comprensorio

Progetto di adeguamento funzionale del sistema irriguo delle valli Giralda, Gaffaro e Falce in Comune di Codigoro (FE)

1° e 2° LOTTO

ELABORATI GRAFICI

**E - IMPIANTO DI SOLLEVAMENTO GIRALDA**

<p> Oggetto dell'elaborato: <b>ARMATURA COLONNA Ø800</b></p>	<p>Elaborato n° <b>5.33</b></p>
--	-------------------------------------

Pos. arch. 1205_GGF	Data:	Scala: 1:20/1:50
---------------------	-------	------------------

<p><b>IL PROGETTISTA</b> (Dott. Ing. Fabrizio Brunetti)</p>	<p><b>IL RESPONSABILE DEL PROCEDIMENTO</b> (Dott. Ing. Gianni Tebaldi)</p>	<p>Disegnatore: Fabrizio</p> <p>Aggiornamenti:</p>
		File: 1205GGF-T33-E

<p><b>STUDIO TECNICO INGEGNERI ASSOCIATI</b> MICHELE FERGNANI, FABRIZIO BRUNETTI PROGETTAZIONE INGEGNERIA CIVILE, IDRAULICA NORMATIVA ANTINCENDIO NORMATIVA SICUREZZA</p>	<p>VIA MASCHERAIO, 17 44121 FERRARA TEL.: 0532.210796 - FAX: 0532.215210 C.F. / P. I.V.A. : 01115500389 E-Mail: f.brunetti@stinas.it</p>	<p>CUP: Commissa: 13-1501-0005</p>
---	--	--