




Pianta piano terra  
Scala 1:100

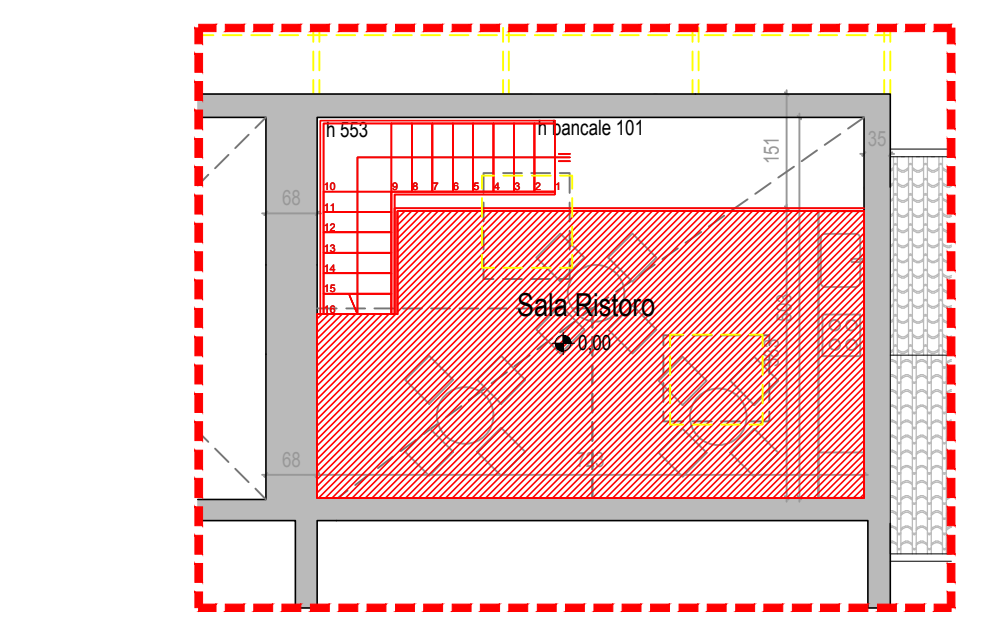

Pianta piano soppalco  
Scala 1:100

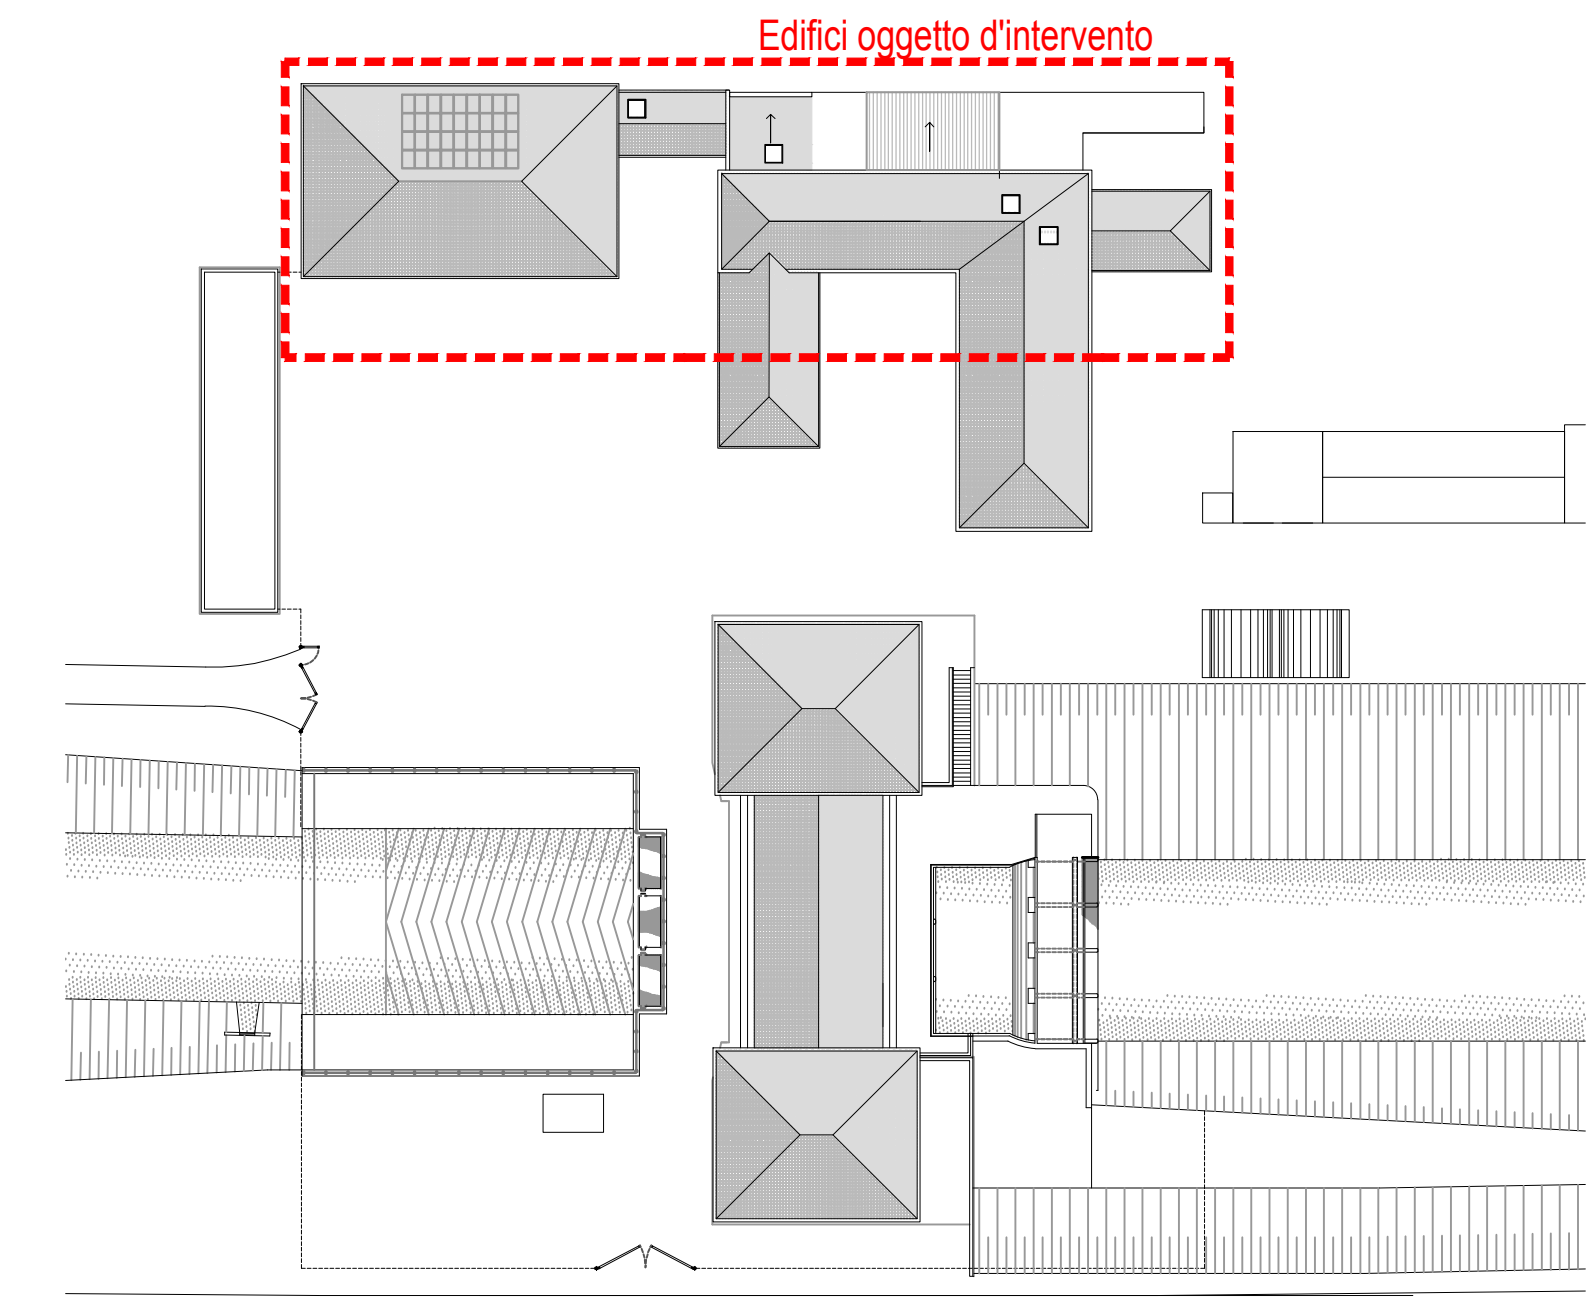

Planimetria generale  
Scala 1:500

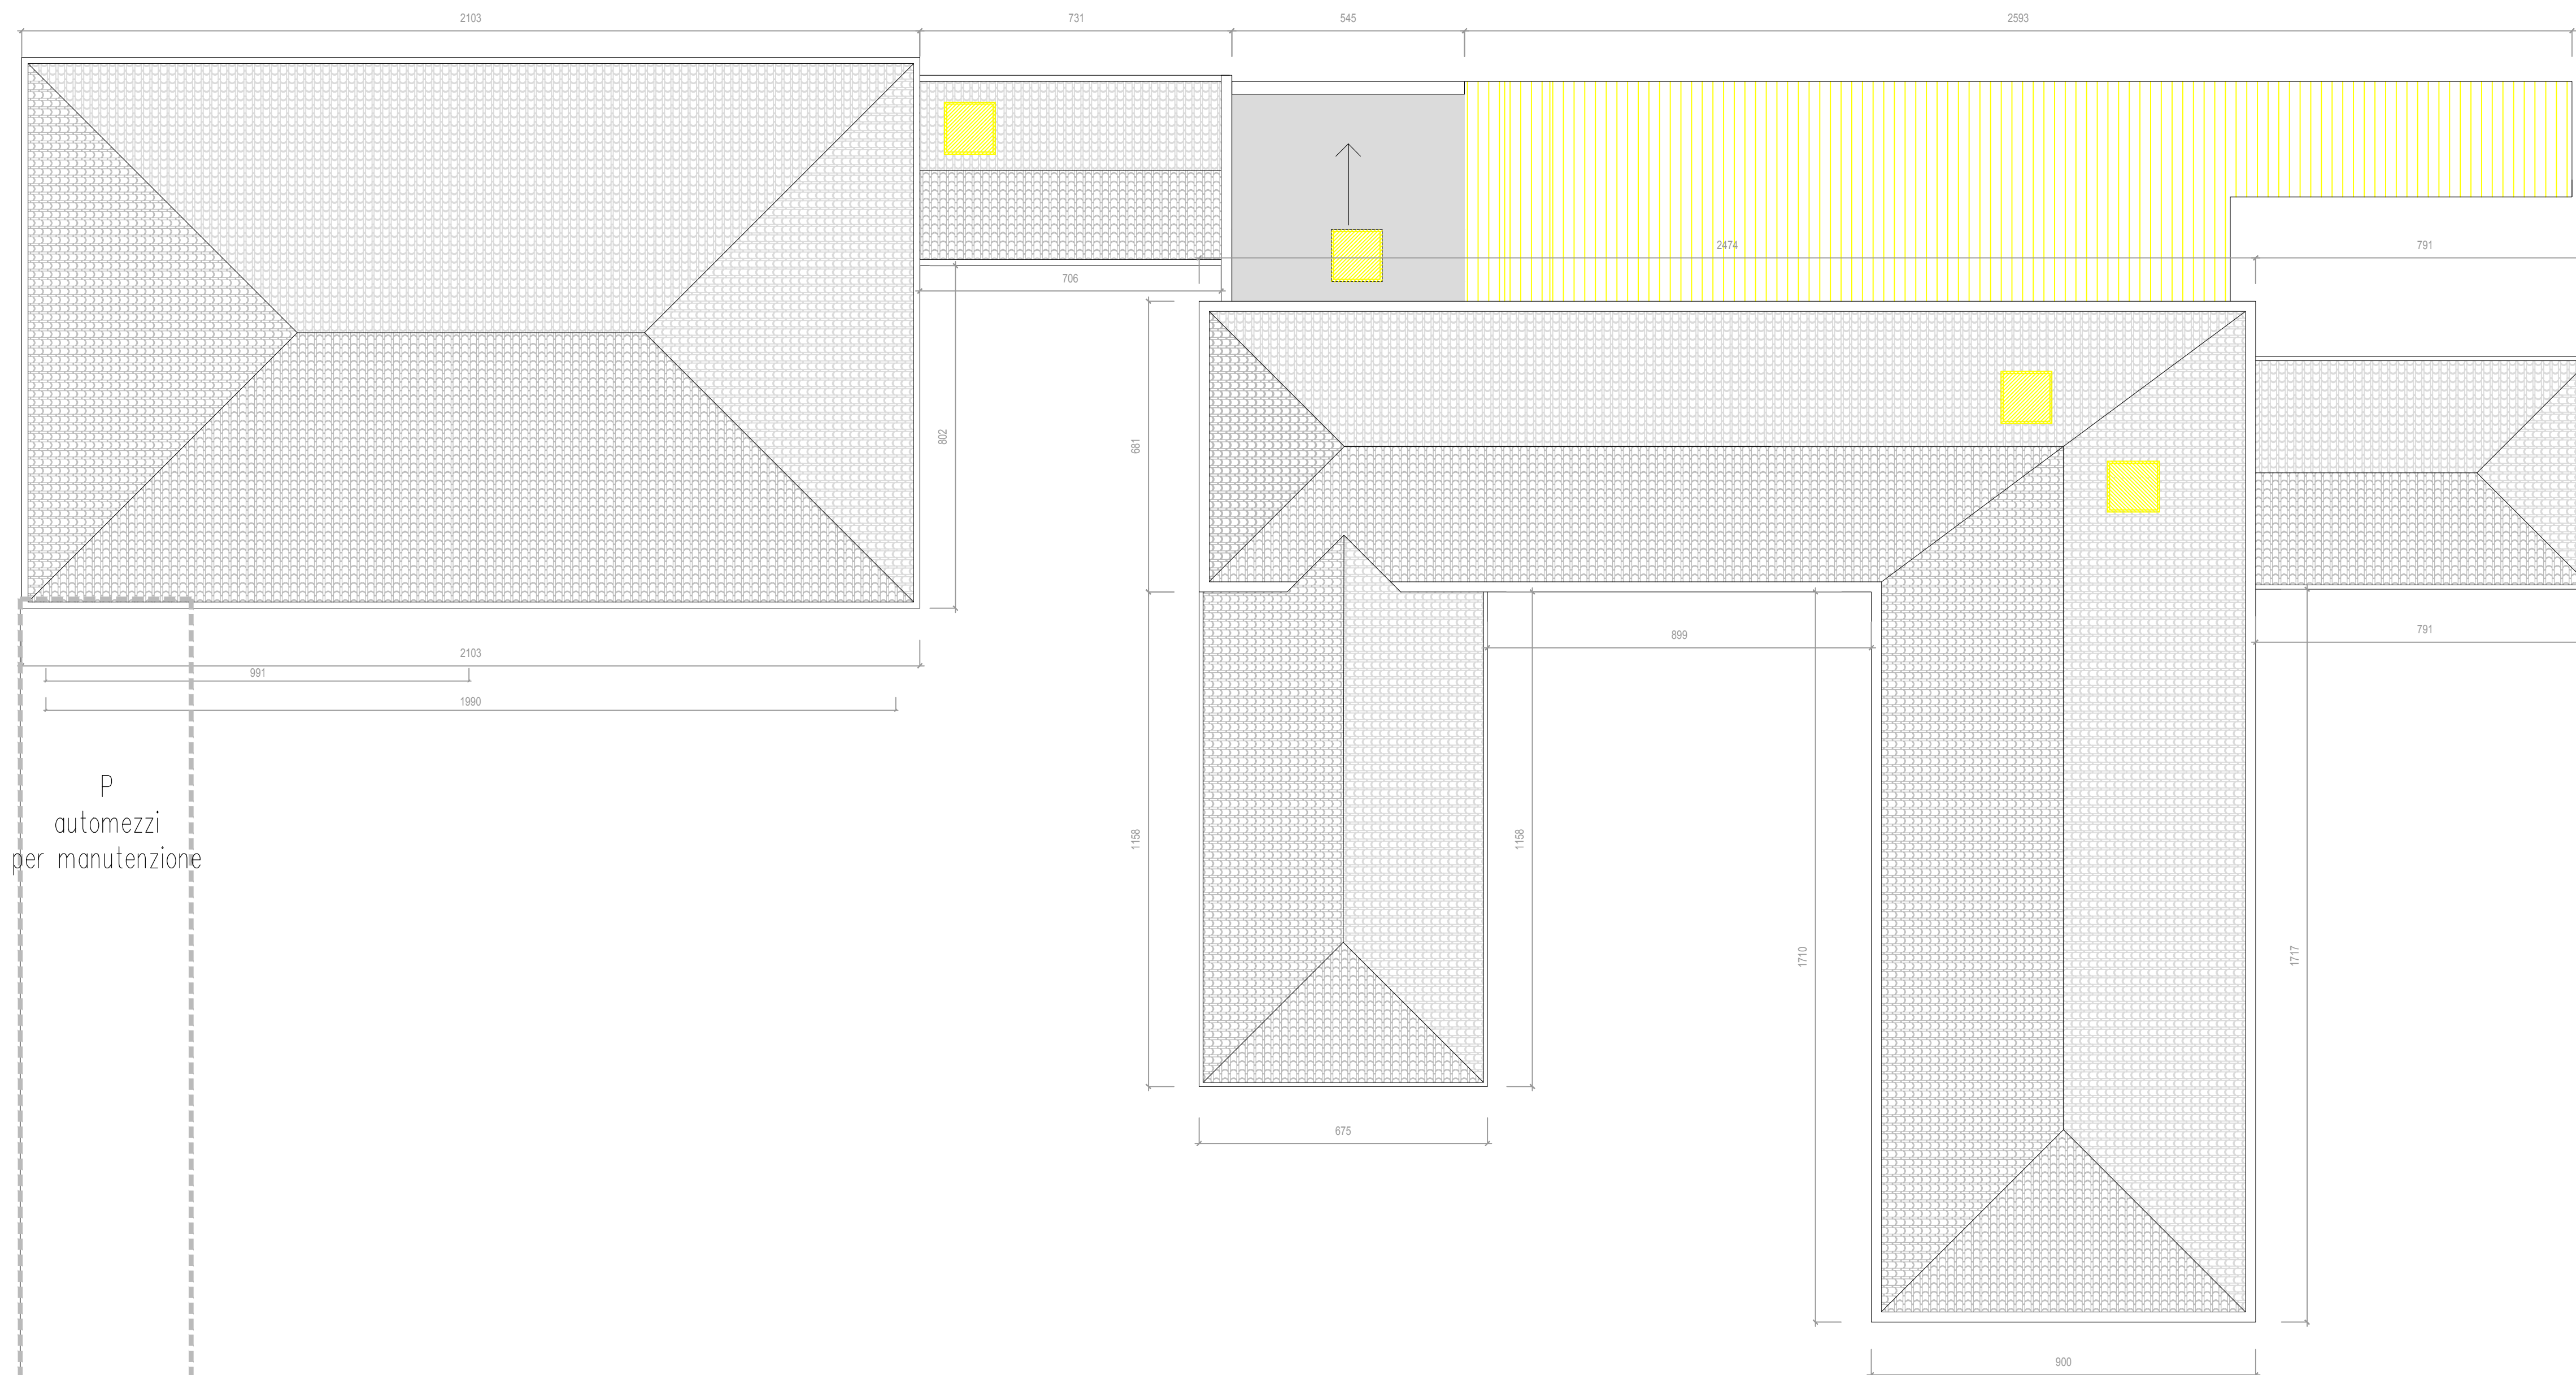

Pianta copertura  
Scala 1:100

## COMUNE DI FERRARA

### Progetto Esecutivo

<b>9. Progetto esecutivo</b> DESCRIZIONE: <b>COMPARATIVA: PIANTE</b>	
DISCIPLINA: <b>Architettonico</b>	Scala: <b>1:100</b>
IDENTIFICATIVO ELABORATO: <b>AR 009</b>	FLOT: -

**Committente**

Consorzio di Bonifica Pianura di Ferrara  
**PIANURA DI FERRARA**  
 Via Borgo dei Leoni, 28 - 44121 Ferrara  
 Tel. 0532/218120/218121 - Fax 0532/218196,  
 C.F. 93076450381  
 RUP: geom. Marco Andronzi  
 Collaboratori: geom. Luigi Marchesini

**Timbri e firme**

Il progettista

Il progettista

Il responsabile del procedimento  
 Geom. Marco Andronzi

**Progettisti opere civili**

Ing. Giovanni Bertoli  
 Arch. Daniele Spolestini

**Gruppo di lavoro:**  
 Ing. Sergio Fanari  
 Arch. Barbara Bolghesini  
 Ing. Daniela Traversoli  
 Arch. Laura Dossini  
 Ing. Alessia Asprelli  
 Arch. Sara Volare

**Progettisti impianti**

Ing. Giovanni Palozzi  
 Per. Ing. Enrico Lamberti  
 Via Frescobaldi, 51 - Ferrara

N°	data	redatto	contr.	approv.	Motivo della revisione
0	30/11/2018	SV	DS	DS	EMISSIONE
1					
2					
3					

Pos. archivio **LCF** 1704 A R 0 0 9

RESTAURO CONSERVATIVO E RISTRUTTURAZIONE DEI FABBRICATI ANNESSI ALL'IMPIANTO IDROVORO SANT'ANTONIO PER LA REALIZZAZIONE DI ARCHIVIO E BIBLIOTECA DEL CONSORZIO. IMPORTO COMPLESSIVO DELL'OPERA € 610.296,00.